
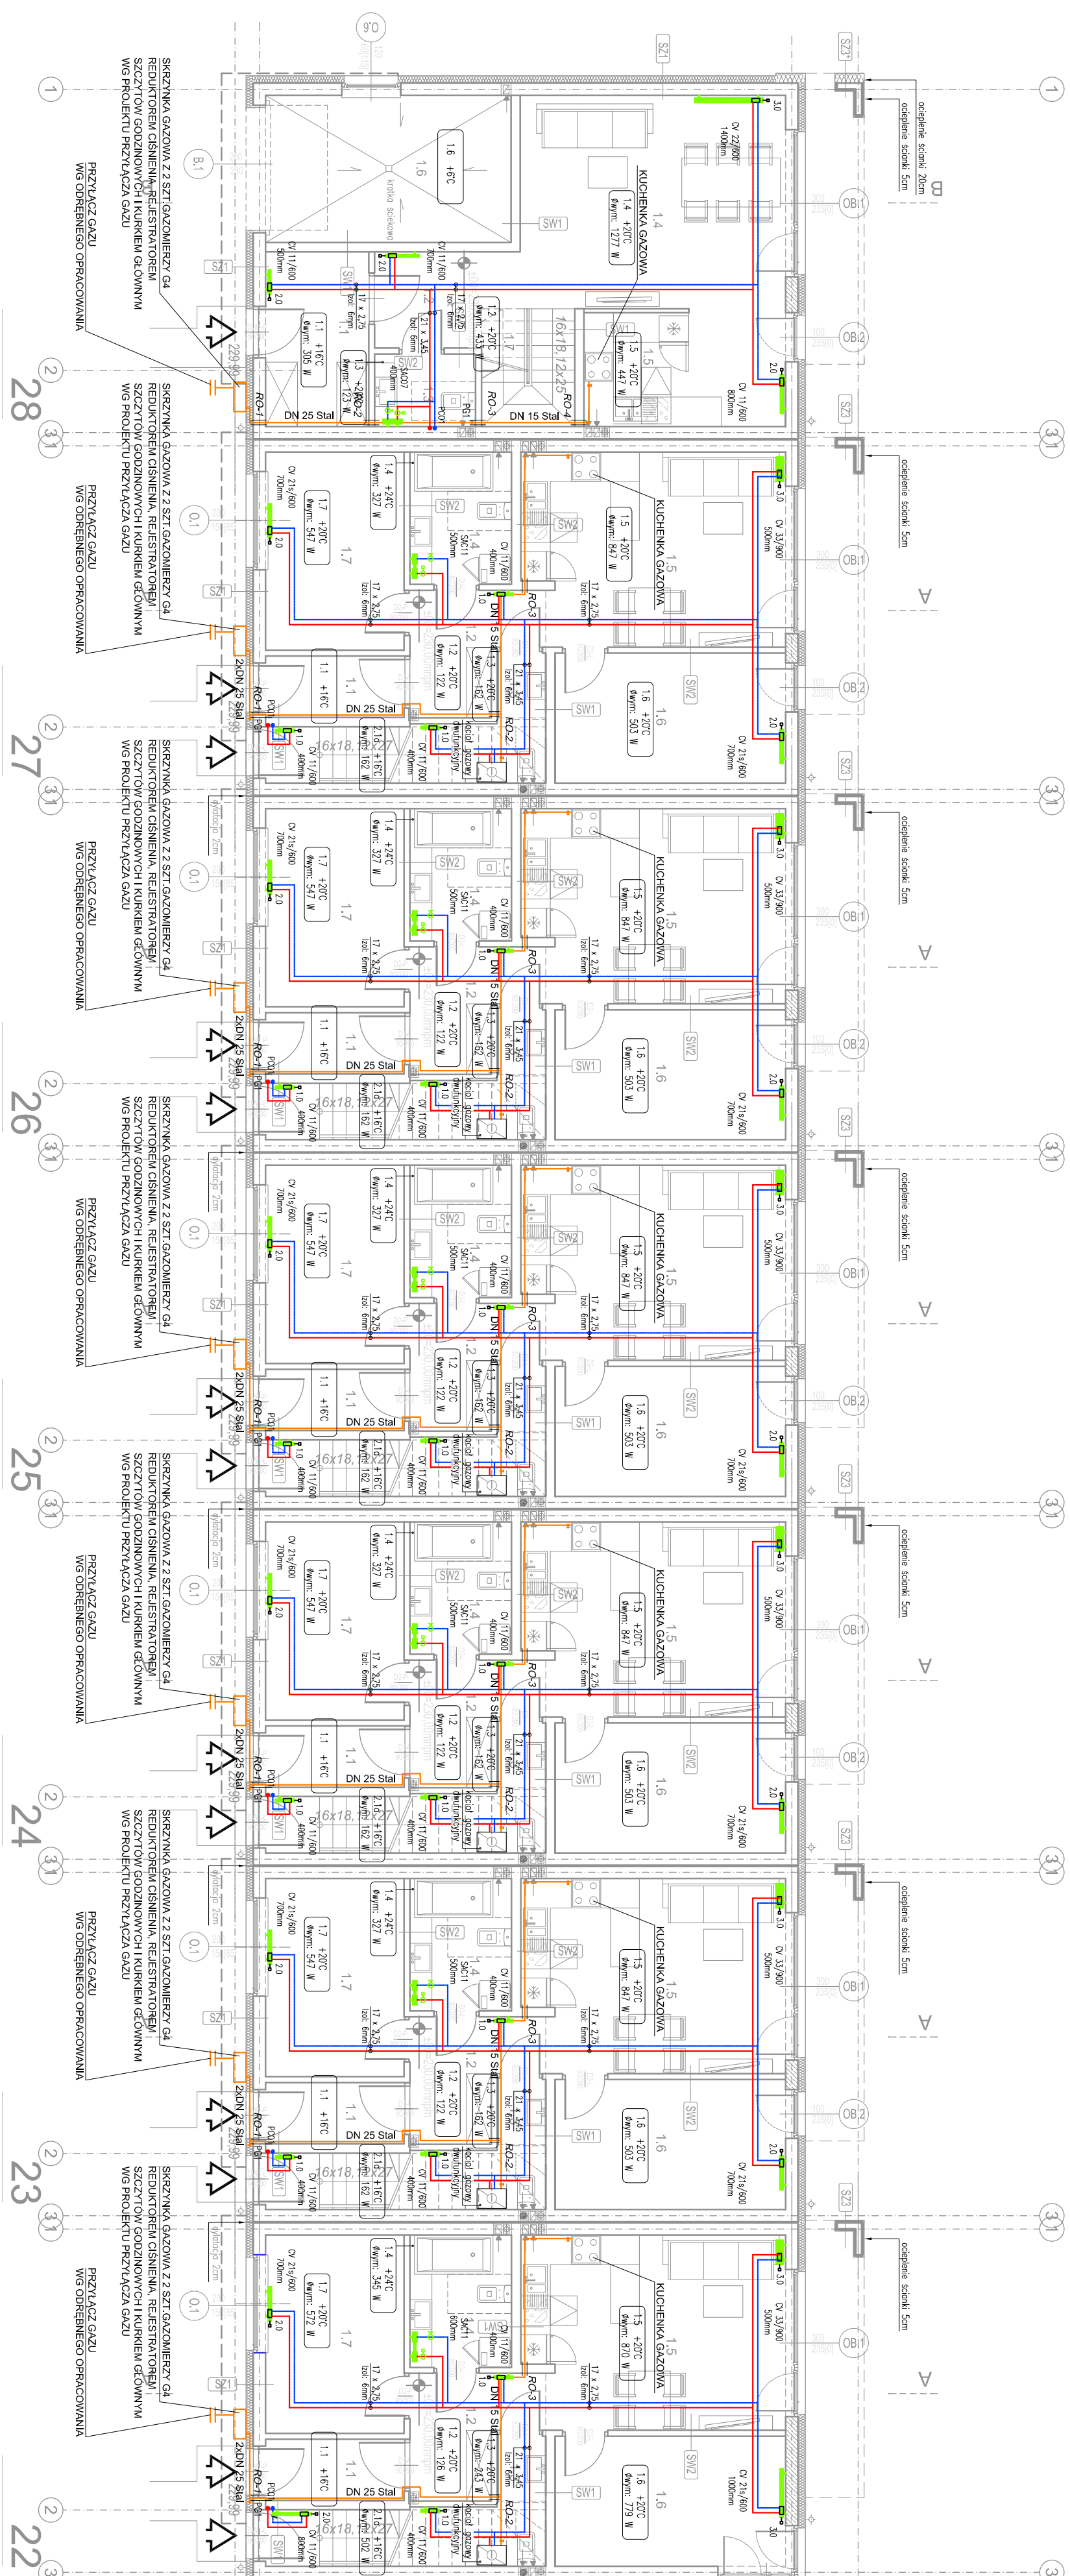


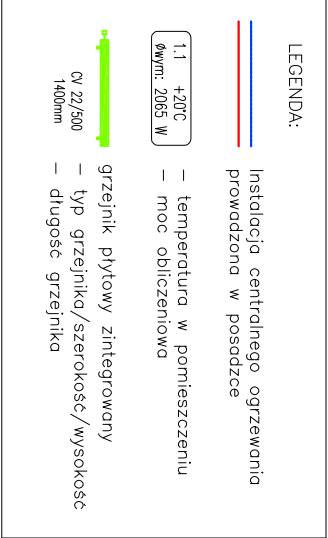

Jednostka projektowa:					
Pracownia Inżynierska PROCARPATIA  ul.Kosciuszki 54, 39-220 Pitzno tel. 608 433 958; 660 931 235; tlf: 872-225-153-43 HESON181102326 info@procarpattia.pl www.procarpattia.pl					
Inwestor:					
PM development  tanie mieszkanie Paweł Mileto, prowadzący działalność gosp. pod nazwą PM-Development, Paweł Mileto ul. Stomiana 14/2, 30-316 Kraków					
Nazwa opracowania:					
BUDOWA SZERPOŁU 28 BUDYNKÓW, JEDNORODZINNYCH W ZABUDOWIE SZEREGOWEJ: BUDYNKI NR 1-7, 8-14, -15-21, 22-28 (BUDYNIKI 2-27 DWAŁOKALOWE) WRĄŻ Z INSTALACJAMI WENIĘTRZANYMI: WOD.-KAN., C.O., GAZOWA, ELEKTRYCZNA, WIENIĘTRZANYMI LINIAMI ZASILAJĄCYMI ELEKTRYCZNYMI ORĄŻ ZAGOSPODAROWANIE TERENU POD PROJEKT WENIĘTRZNĄ, CHODNIK, PARKINGI NA DZ. nr: 204/6, 204/7, 204/8, 204/9, 205 OBR. 4 PODGÓRZE PRZY UL. DOBROWOLNEGO W KRAKOWIE. BUDOWNA WIAZDU Z DZ. DRÓGOWEJ NR 279/1 NA DZ. nr 204/9 OBR. 4 PODGÓRZE W KRAKOWIE.					
Zakres inwestycji:	dz. nr: 204/6, 204/7, 204/8, 204/9, 205; obręb: 4 jednostka ewidencyjna: Podgórze				
Adres obiektu:	Miejscowość: Kraków/ul. Dobrowolskiego	Powiat: m.Kraków	Województwo: małopolskie		Data: Marzec 2018r.
Część:	PROJEKT BUDOWLANY				Skala: 1:100
Branża:	SANTARIANA - INSTALACJE CO I GAZ				
Projektant:	mgr inż. Daniel JUREK Uprawnienia budowlane nr: MAO/0443/PDOŚ/11 Specjalność: INSTALACJA CNA				
Sprawdzający:	mgr inż. Katarzyna JUREK Uprawnienia budowlane nr: MAO/0446/PDOŚ/11 Specjalność: INSTALACJA CNA				
Tytuł rysunku:	RZUT PARTERU - BUD. 22 - 28 - INSTALACJE CO I GAZ				Numer rysunku: S12