
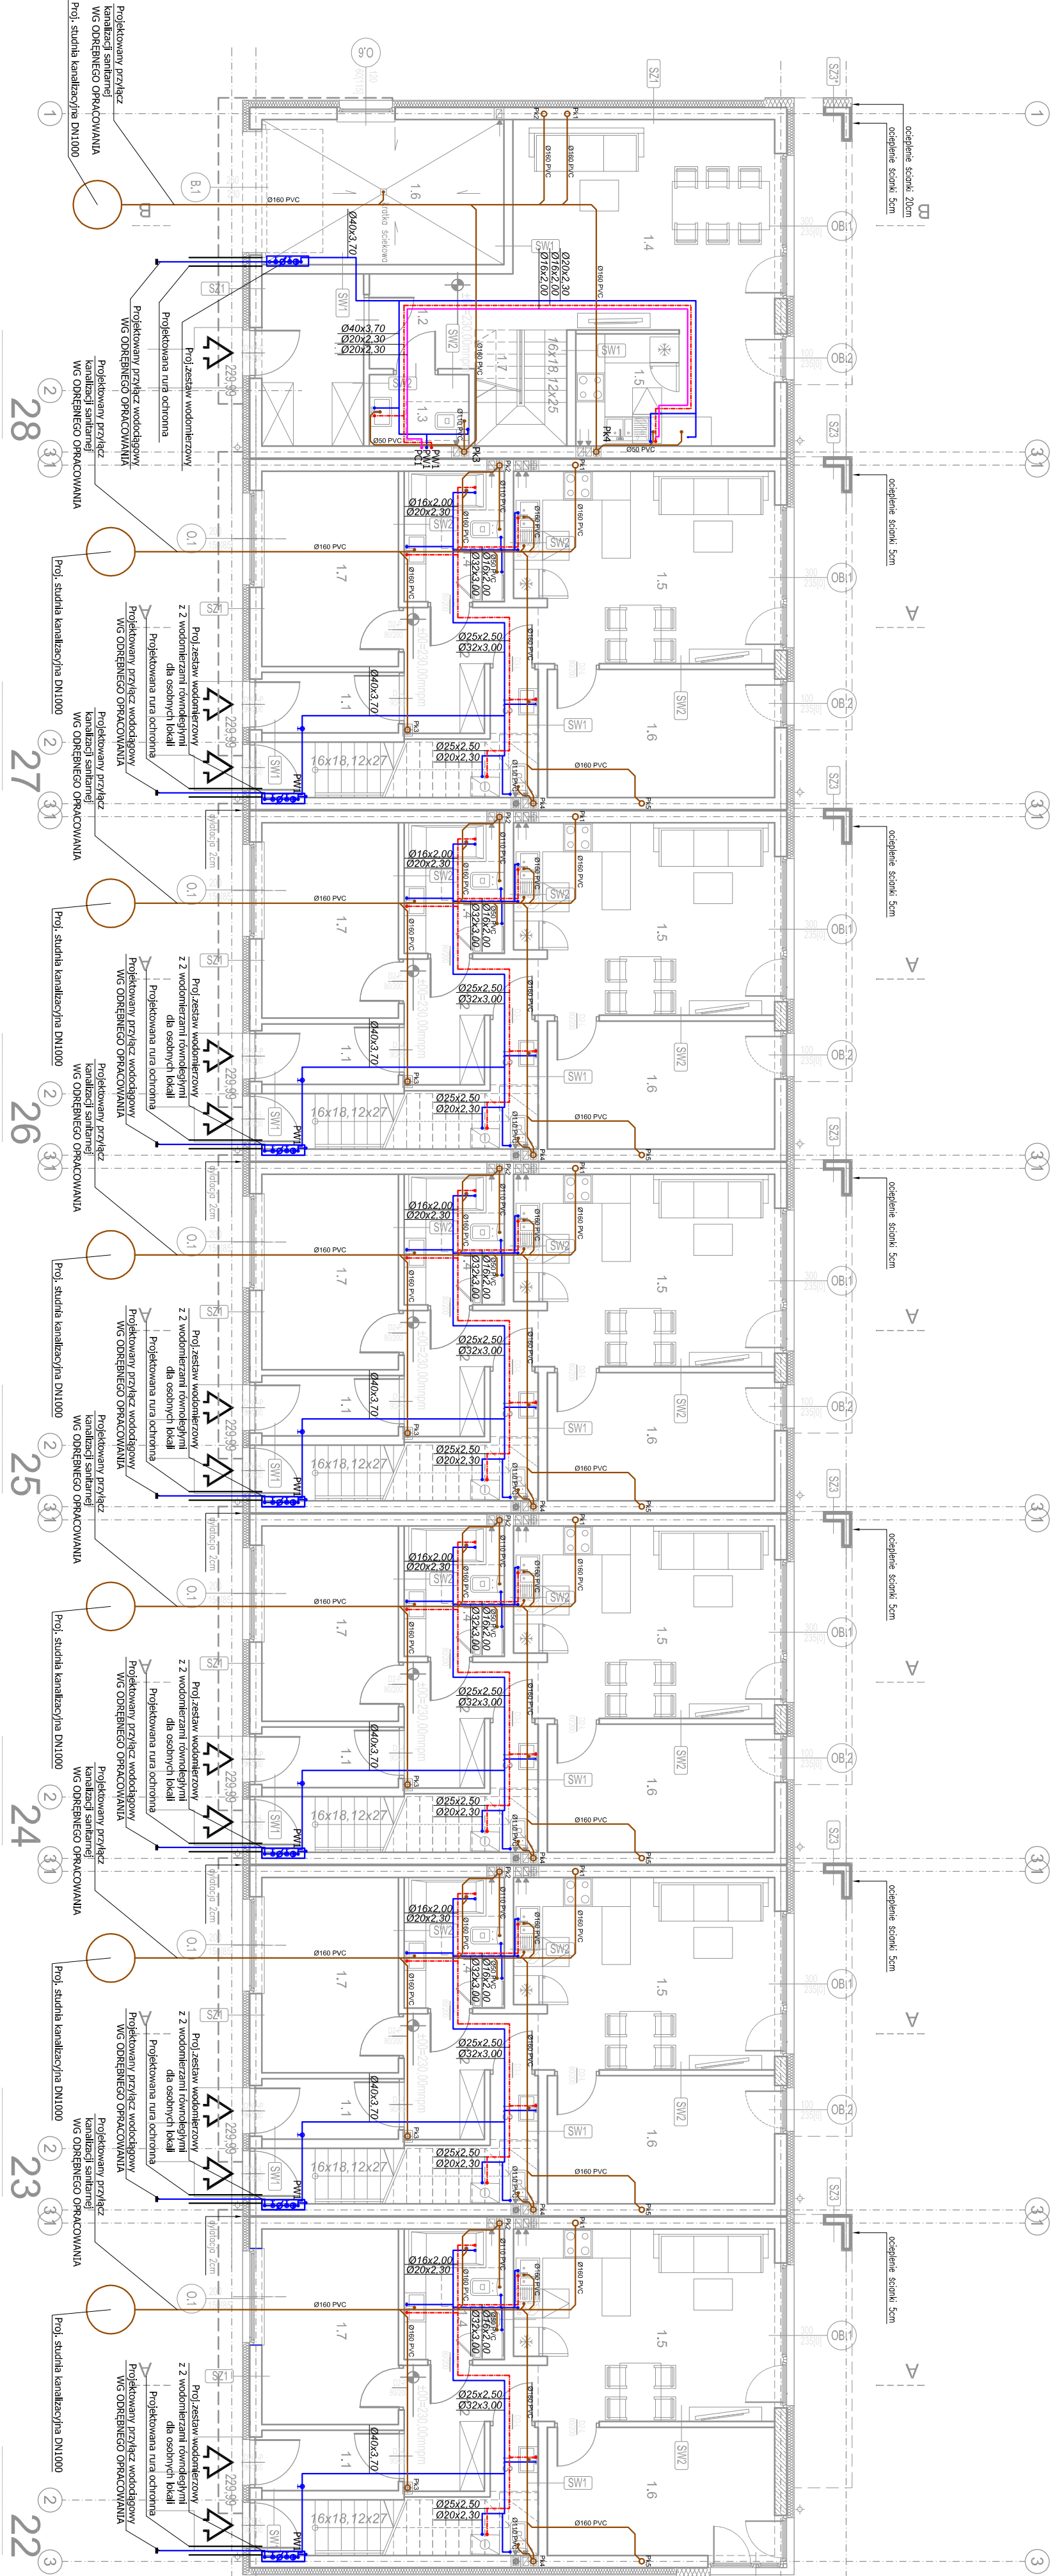


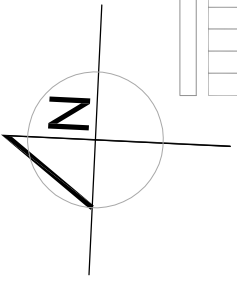

Pracownia Inżynierska

PROCARPATIA

Pracownia Inżynierska

PROCARPATIA, Daniel Jurek

ul. Kościuski 54, 39-220 Płano

tel. 608 435 998, 660 931 235;

NIP: 872-225-15-43 REGON:181102326

biuro@procarpatia.pl www.procarpatia.pl

Investor:

PAWEŁ MLEKO, prowadzący działalność gosp. pod nazwą:

PM development

PM-Development, Paweł Mleko

ul. Sioniana 14/2, 30-316 Kraków

Tanie mieszkanie

Nazwa opracowania:

BUDOWA ZESPOŁU 28 BUDYNKÓW JEDNORODZINNYCH W ZABUDOWIE SZEREGOWEJ:

BUDYNKI NR 1-7, 8-14, 15-21, 22-28 (BUDYNKI 2-27 DWULOKALOWE) WRAZ

Z INSTALACJAMI WEWNĘTRZNYMI: WOD., KAN., C.O., GAZOWA, ELEKTRYCZNA,

WEWNĘTRZNYMI LINIAMI ZASILAJĄCYMI ELEKTRYCZNYMI ORAZ ZAGOSPODAROWANIE

TERENU POD DROGĘ WEWNĘTRZNĄ, CHODNIKI, PARKINGI NA DZ. NR: 204/6, 204/7,

204/8, 204/9, 205 OBR. 4 PODGÓRZE PRZY UL. DOBRÓWOLSKIEGO W KRAKOWIE.

BUDOWA WIAZDU Z DZ. DROGOWEJ NR 278/1 NA DZ. NR 204/9 OBR. 4 PODGÓRZE

W KRAKOWIE.

Zakres inwestycji:

dz. nr: 204/6, 204/7, 204/8, 204/9, 205;

obręb: 4 jednostka ewidencyjna: Podgórze

Adres obiektu:

Kraków, ul. Dobrowolskiego

Powiat:

m. Kraków

Województwo:

małopolskie

Część:

PROJEKT BUDOWLANY

Data:

Maj 2018r.

Bransz:

SANITARNA - INSTALACJE WOD-KAN

Skala:

1:100

Projektant:

mgr inż. Daniel JUREK

Uprawnienia budowlane nr:

MWP/0446/P/0005/11

Sprawdzący:

mgr inż. Katarzyna JUREK

Uprawnienia budowlane nr:

MWP/0446/P/0005/11

Specjalność: INSTALACJNA

Tytuł rysunku:

RZUT PARTERU - BUD. 22 - 28 - INSTALACJE WOD-KAN

Numer rysunku:

S4