


ZESTAWIENIE POWIERZCHNI UŻYTKOWEJ DLA LOKALI: mieszkanie typu B (bud.1- 4)		
ozn	nazwa pomieszczenia	powierzchnia m ²
2.8	pokój	29,62 29,62

POW. UŻYTKOWA mieszkania typu "A" = 61,51m²
 POW. UŻYTKOWA mieszkania typu "B" = 96,32m²
 POW. UŻYTKOWA = 157,83m²

OZNACZENIA SYMBOLI:

- wypust oświetleniowy pod szafkami,
- WK - wypust 3-faz dla zasil. kucharki,
- gniazdo 230V, IP44,
- gniazdo 230V, IP44, dla zasil. zmywarki,
- gniazdo 230V, IP44, dla zasil. pralki,
- gniazdo 230V, IP44, dla kotła gazowego,
- gniazdo pojedyncze ogólne 230V,
- gniazdo podwójne ogólne 230V,
- gniazdo 230V, dla zasil. lodówki,
- gniazdo 230V, dla zasil. okapu,
- wypust oświetleniowy z sufitu,
- wypust ośw. ze ściany (kinkiet),
- oprawa wpuszczana w ścianę,
- wyłącznik świecznikowy,
- wyłącznik jednobiegunowy,
- wyłącznik przechodowy,
- przycisk dzwonekowy,
- główna szyna wyrównawcza,
- lokalna szyna wyrównawcza,

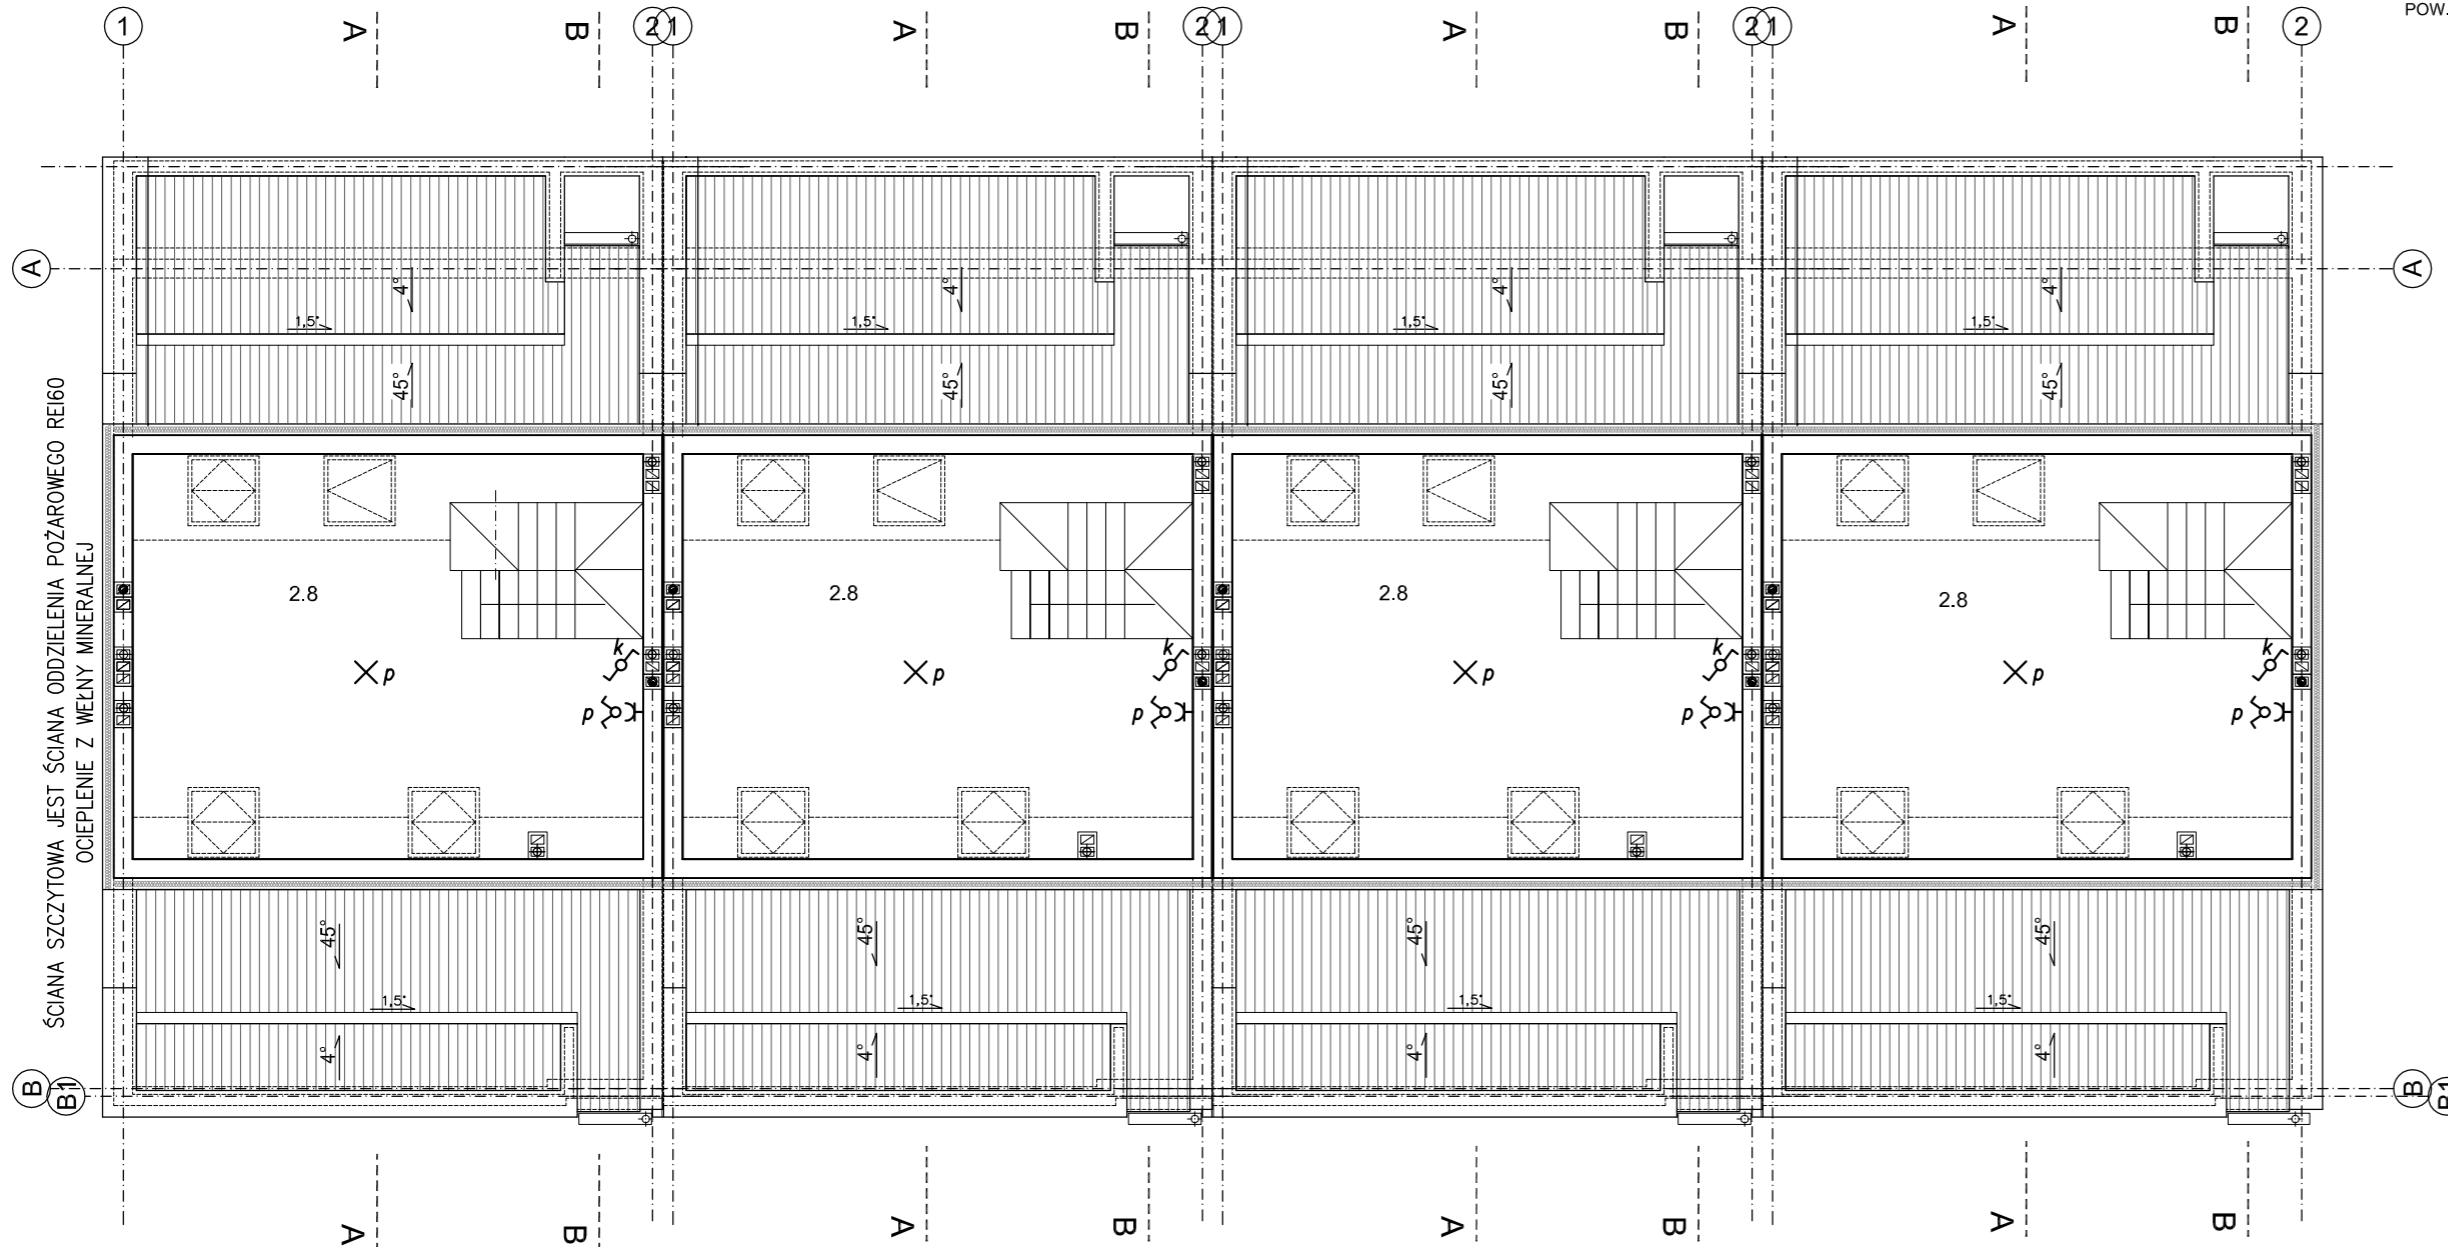

ŚCIANA SZCZYTOWA JEST ŚCIANĄ ODDZIELENIA POŻAROWEGO REI60
 OCIEPLENIE Z WEŁNY MINERALNEJ

UWAGI:

1. SIEĆ W UKŁADZIE TN-C-S.
2. Ochrona przed porażeniem:
SAMOCZYNNE WYŁĄCZENIE ZASILANIA.

BUDOWA ZESPOŁU 37 BUDYNKÓW JEDNORODZINNYCH,
 DWULOKALOWYCH W ZABUDOWIE SZEREGOWEJ,
 BUDYNKI NR 1-4, 5-17, 18-37
 WRAZ Z INSTALACJAMI WEWNĘTRZNYMI:
 WOD-KAN., C.O., GAZOWA, ELEKTRYCZNA,
 WEWNĘTRZNYMI LINIAMI ZASILAJĄCYMI ELEKTRYCZNYMI,
 ZEWNĘTRZNYMI ODCINKAMI KANALIZACJI SANITARNEJ
 BUDOWA KANALIZACJI DESZCZOWEJ DO 2 ZBIORNIKÓW SZCZELNYCH
 ORAZ
 ZAGOSPODAROWANIE TERENU POD DROGĘ WEWNĘTRZNA, CHODNIKI,
 PARKINGI, TARASY
 NA DZ. NR: 279/7, 279/8, 279/9, 279/10, 280/1, 280/3, 280/4, 280/5, 280/6
 PRZY UL. RÓŻANA J W WIELICZCE OBR. 3 WIELICZKA.

PROJEKTOWAŁ

mgr inż. Zbigniew BASTA
 upr. MAP/0125/PWOE/06

ADRES

WIELICZKA UL. RÓŻANA
 DZ. NR 279/7, 279/8, 279/9, 279/10, 280/1, 280/3, 280/4, 280/5, 280/6

BRANŻA

ELEKTRYCZNA

FAZA PROJEKTU

PROJEK BUDOWLANY

NAZWA RYSUNKU

RZUT Poddasza
 BUDYNKI 1-4

NR RYSUNKU

R3

SKALA

1 : 100

DATA

10.2018

Zelig Zbigniew Basta
 31-465 KRAKÓW, ul. Sądawki 5/80
 tel. 608-61-60-63